



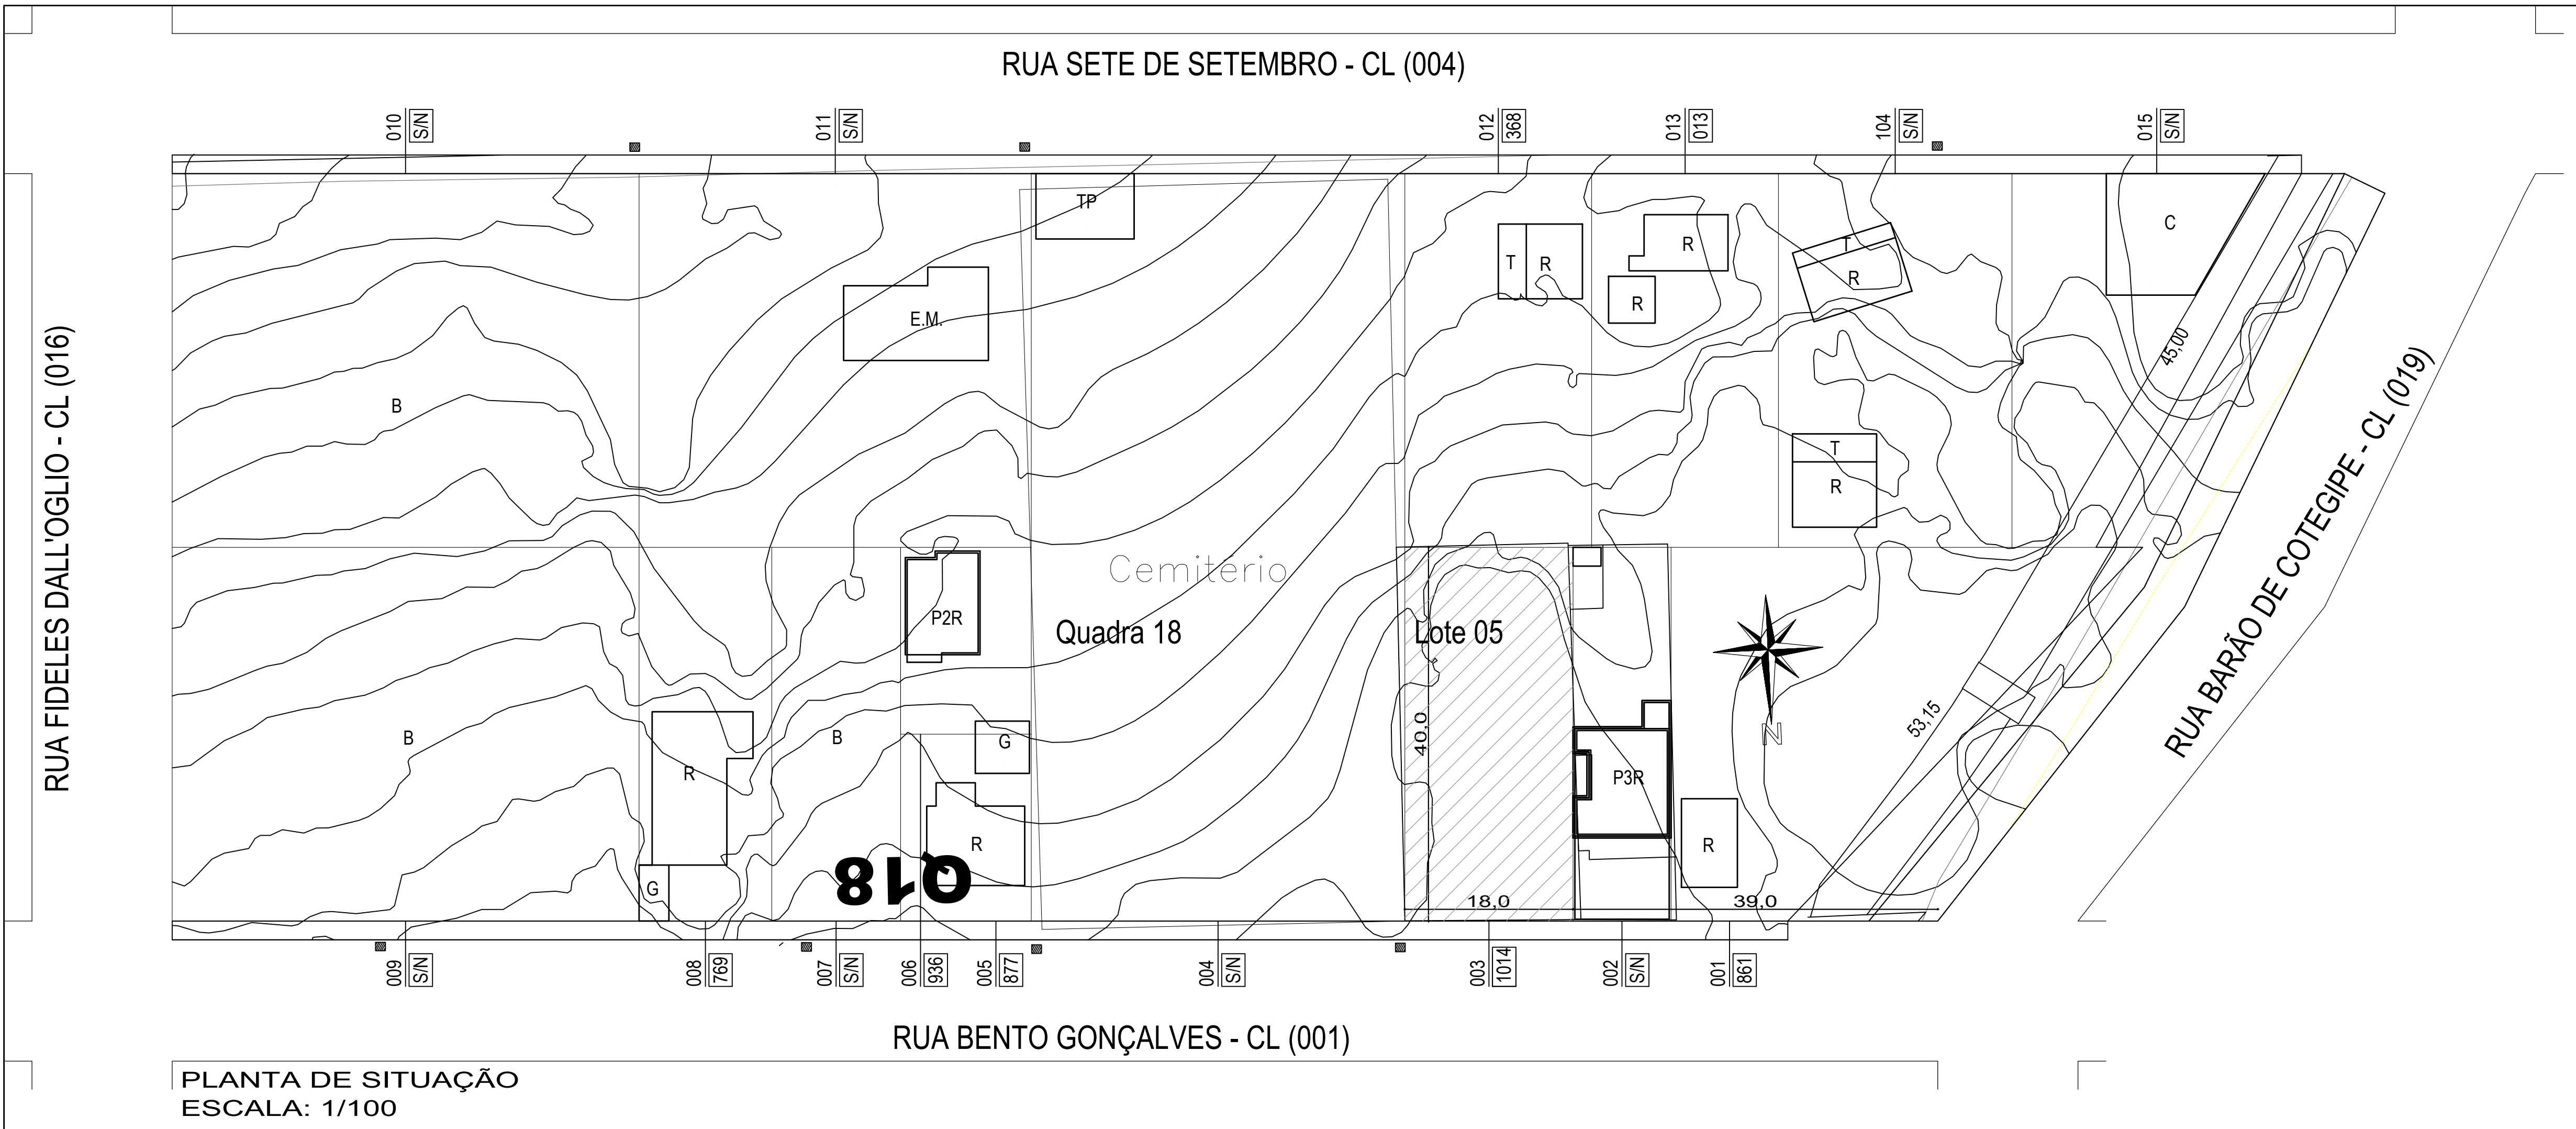

PREFEITURA MUNICIPAL DE NOVA BRÉSCIA AV. BENTO GONÇALVES, 1.400 - CENTRO CEP.: 95950-000 FONE: 3757-1122				
PROJETO CRAS				
Proprietário PREFEITURA MUNICIPAL DE NOVA BRÉSCIA PROPRIETÁRIO		Resp. Técnico ALESSANDRA LASTE - ARG. URB. CAU/RS A119159-4		
Descrição: Planta de situação				
Endereço: Avenida Bento Gonçalves — Bairro Centro — Nova Brésia/RS				
Prancha Nº: 01	Folha Nº: 01/07	Escala: 1:100	Data: Abril/2025	Área: 428,97m ²

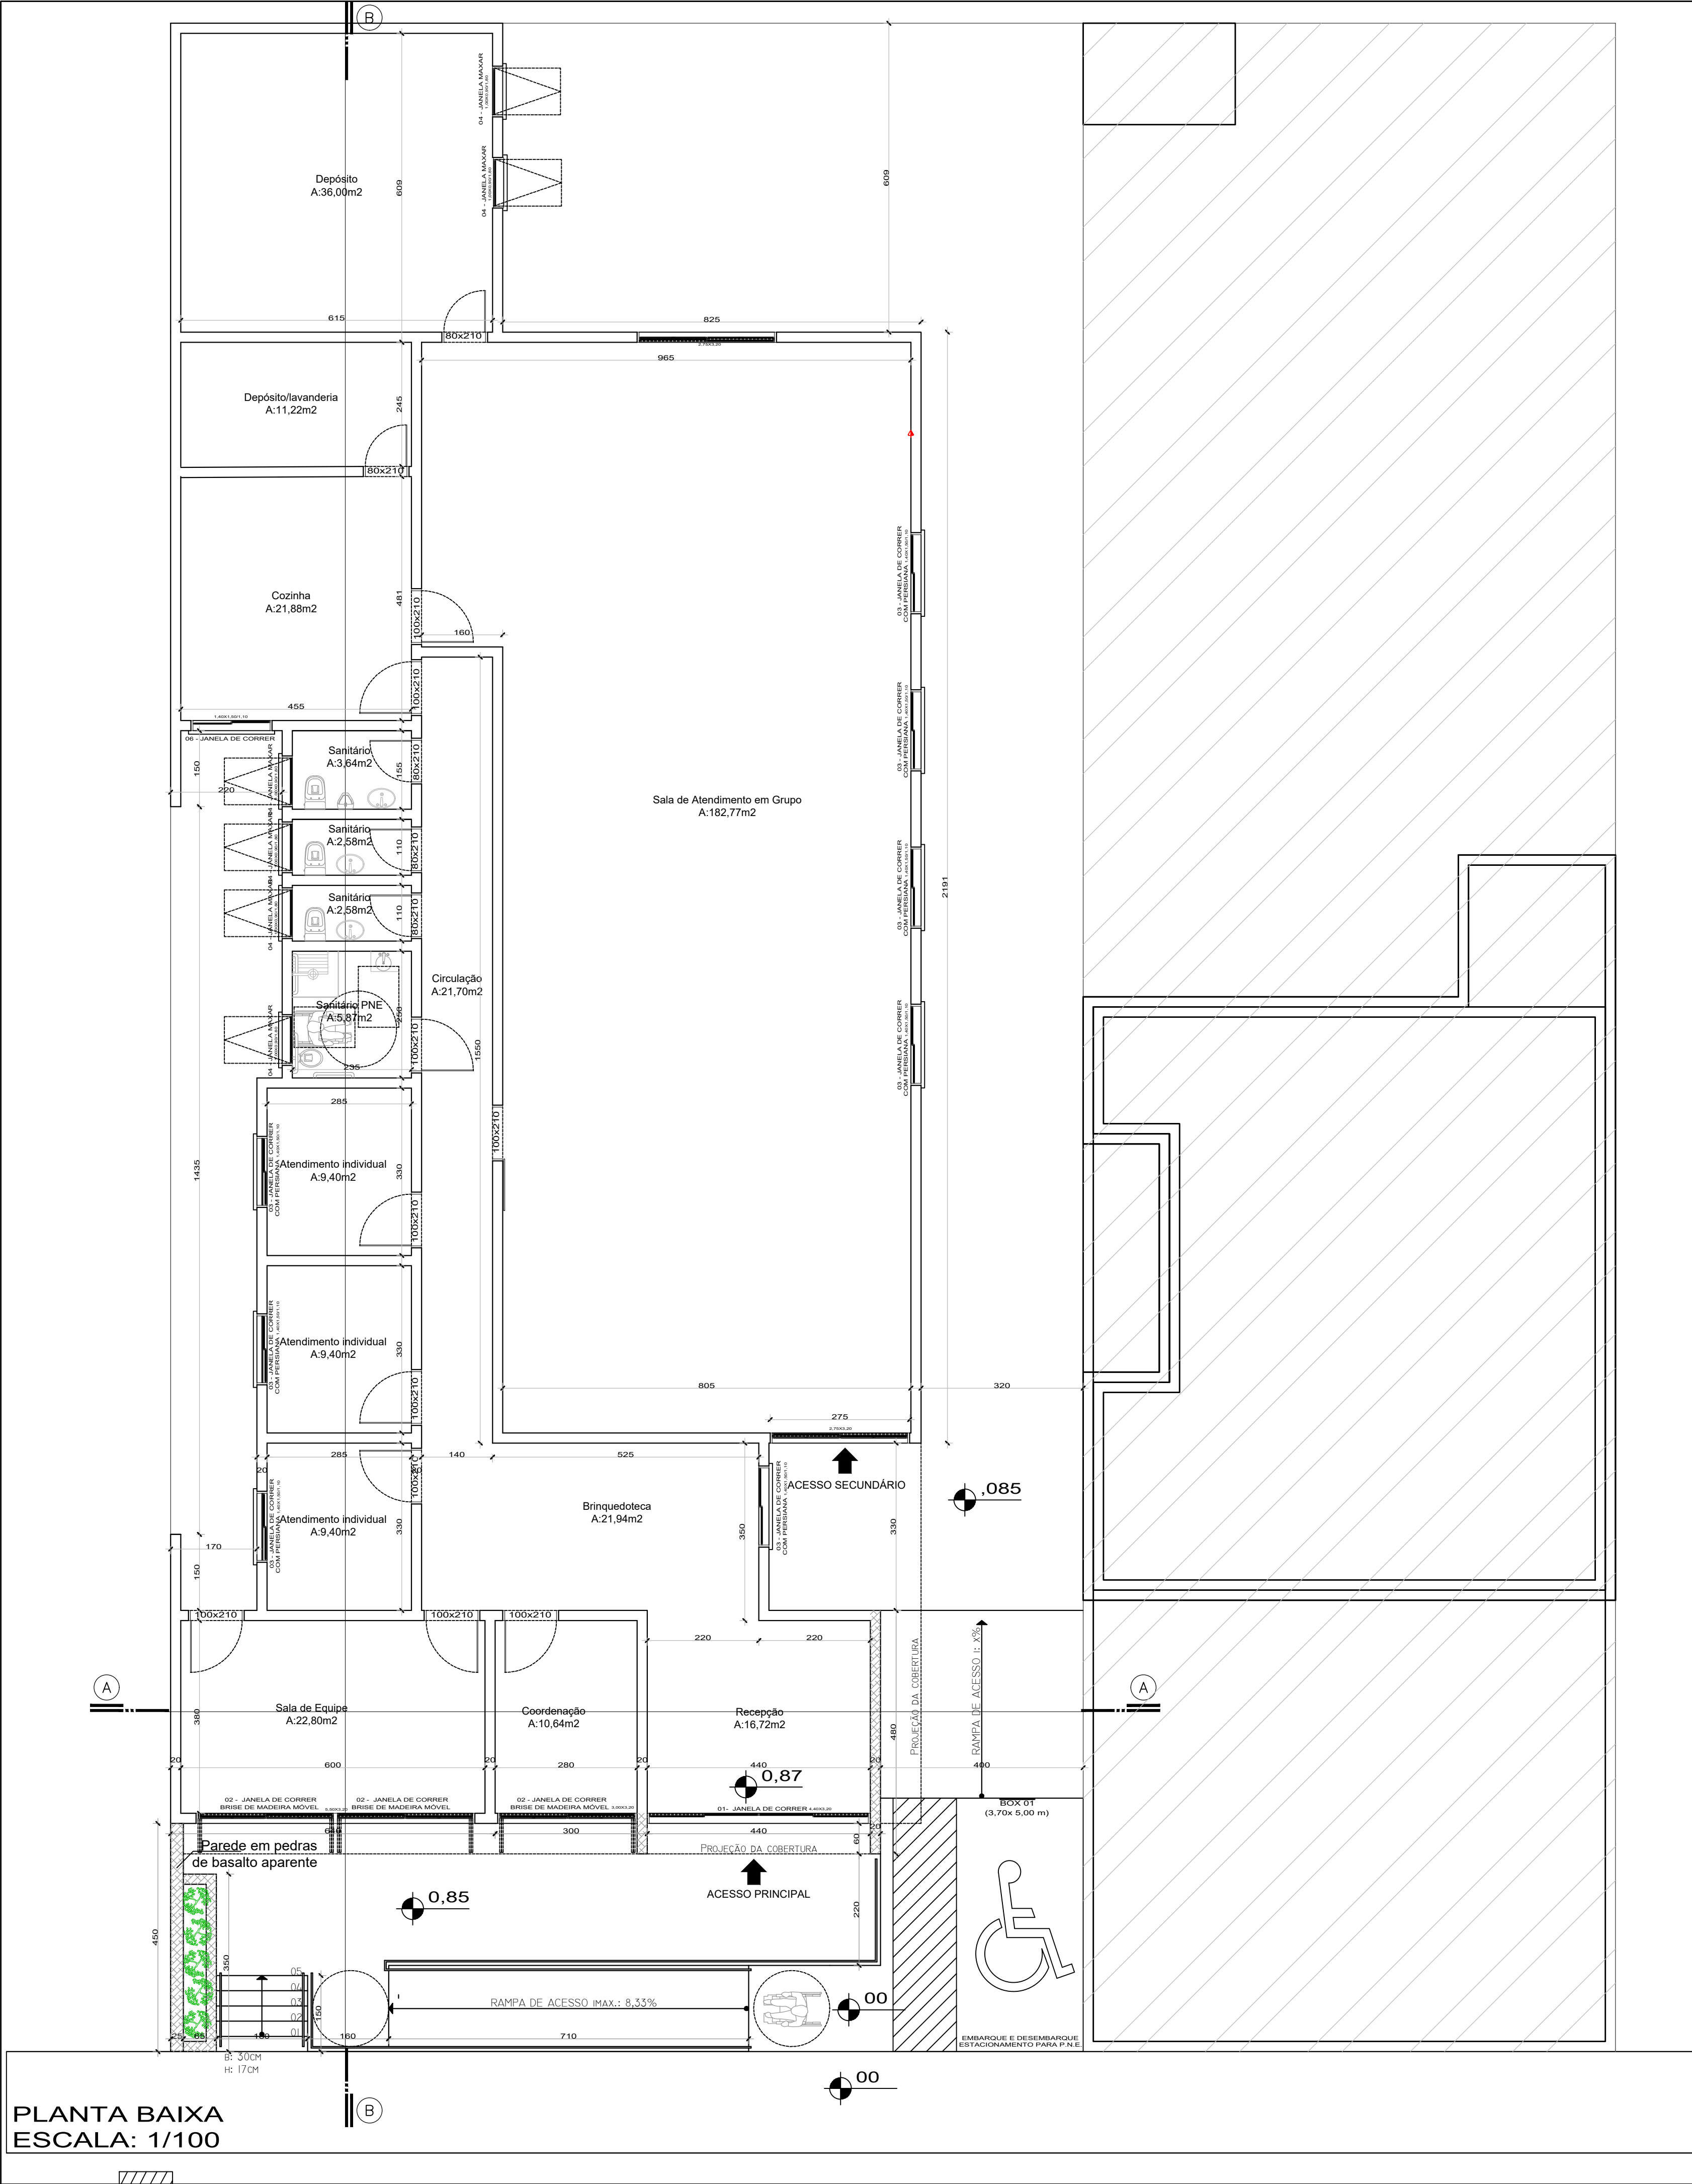

PLANTA BAIXA
ESCALA: 1/100

PREFEITURA MUNICIPAL DE NOVA BRÉSCIA AV. BENTO GONÇALVES, 1.400 - CENTRO CEP.: 95950-000 FONE: 3757-1122				
PROJETO CRAS				
Proprietário PREFEITURA MUNICIPAL DE NOVA BRÉSCIA PROPRIETÁRIO		Resp. Técnico ALESSANDRA LASTE - ARG. URB. CAU/RS AI19159-4		
Descrição: Planta Baixa				
Endereço: Avenida Bento Gonçalves – Bairro Centro – Nova Bréscia/RS				
Prancha Nº: 02	Folha Nº: 02/07	Escala: 1:100	Data: Abril/2025	Área: 428,97m ²



PREFEITURA MUNICIPAL DE NOVA BRÉSCIA

AV. BENTO GONÇALVES, 1.400 - CENTRO
CEP.: 95950-000 FONE: 3757-1122

PROJETO CRAS

Proprietário

PREFEITURA MUNICIPAL DE NOVA BRÉSCIA
PROPRIETÁRIO

Resp. Técnico

ALESSANDRA LASTE - ARQ. URB.
CAU/RS AII9I59-4

Descrição: Planta de cobertura

Endereç
Prancha Nº:

Folha Nº:

Gonçalves – B

Escala:


Centro - Nova B	
Data:	

Área:





LEGENDA:	
	TOMADA
	TOMADA ALTA HELZON
	TOMADA POTÊNCIA
	TOMADA AR CONDICIONADO
	TOMADA CHUVEIRO
	TELEFONE/INTERNET
	CAIXA PASSAGEM
	CENTRO DE DISTRIBUIÇÃO
	QUADRO MEDIDOR
	AR SPLIT (UN. EVAPORADORA)
	AR SPLIT (UN. CONDENSADORA)
	TUBULAÇÃO PARA SPLIT



PREFEITURA MUNICIPAL DE NOVA BRÉSCIA AV. BENTO GONÇALVES, 1.400 - CENTRO CEP.: 95950-000 FONE: 3757-1122				
PROJETO CRAS				
Proprietário PREFEITURA MUNICIPAL DE NOVA BRÉSCIA PROPRIETÁRIO		Resp. Técnico ALESSANDRA LASTE - ARG. URB. CAU/RS AI19159-4		
Descrição: Planta elétrica				
Endereço: Avenida Bento Gonçalves – Bairro Centro – Nova Bréscia/RS				
Prancha Nº: 04	Folha Nº: 04/07	Escala: 1:100	Data: Abril/2025	Área: 428,97m ²

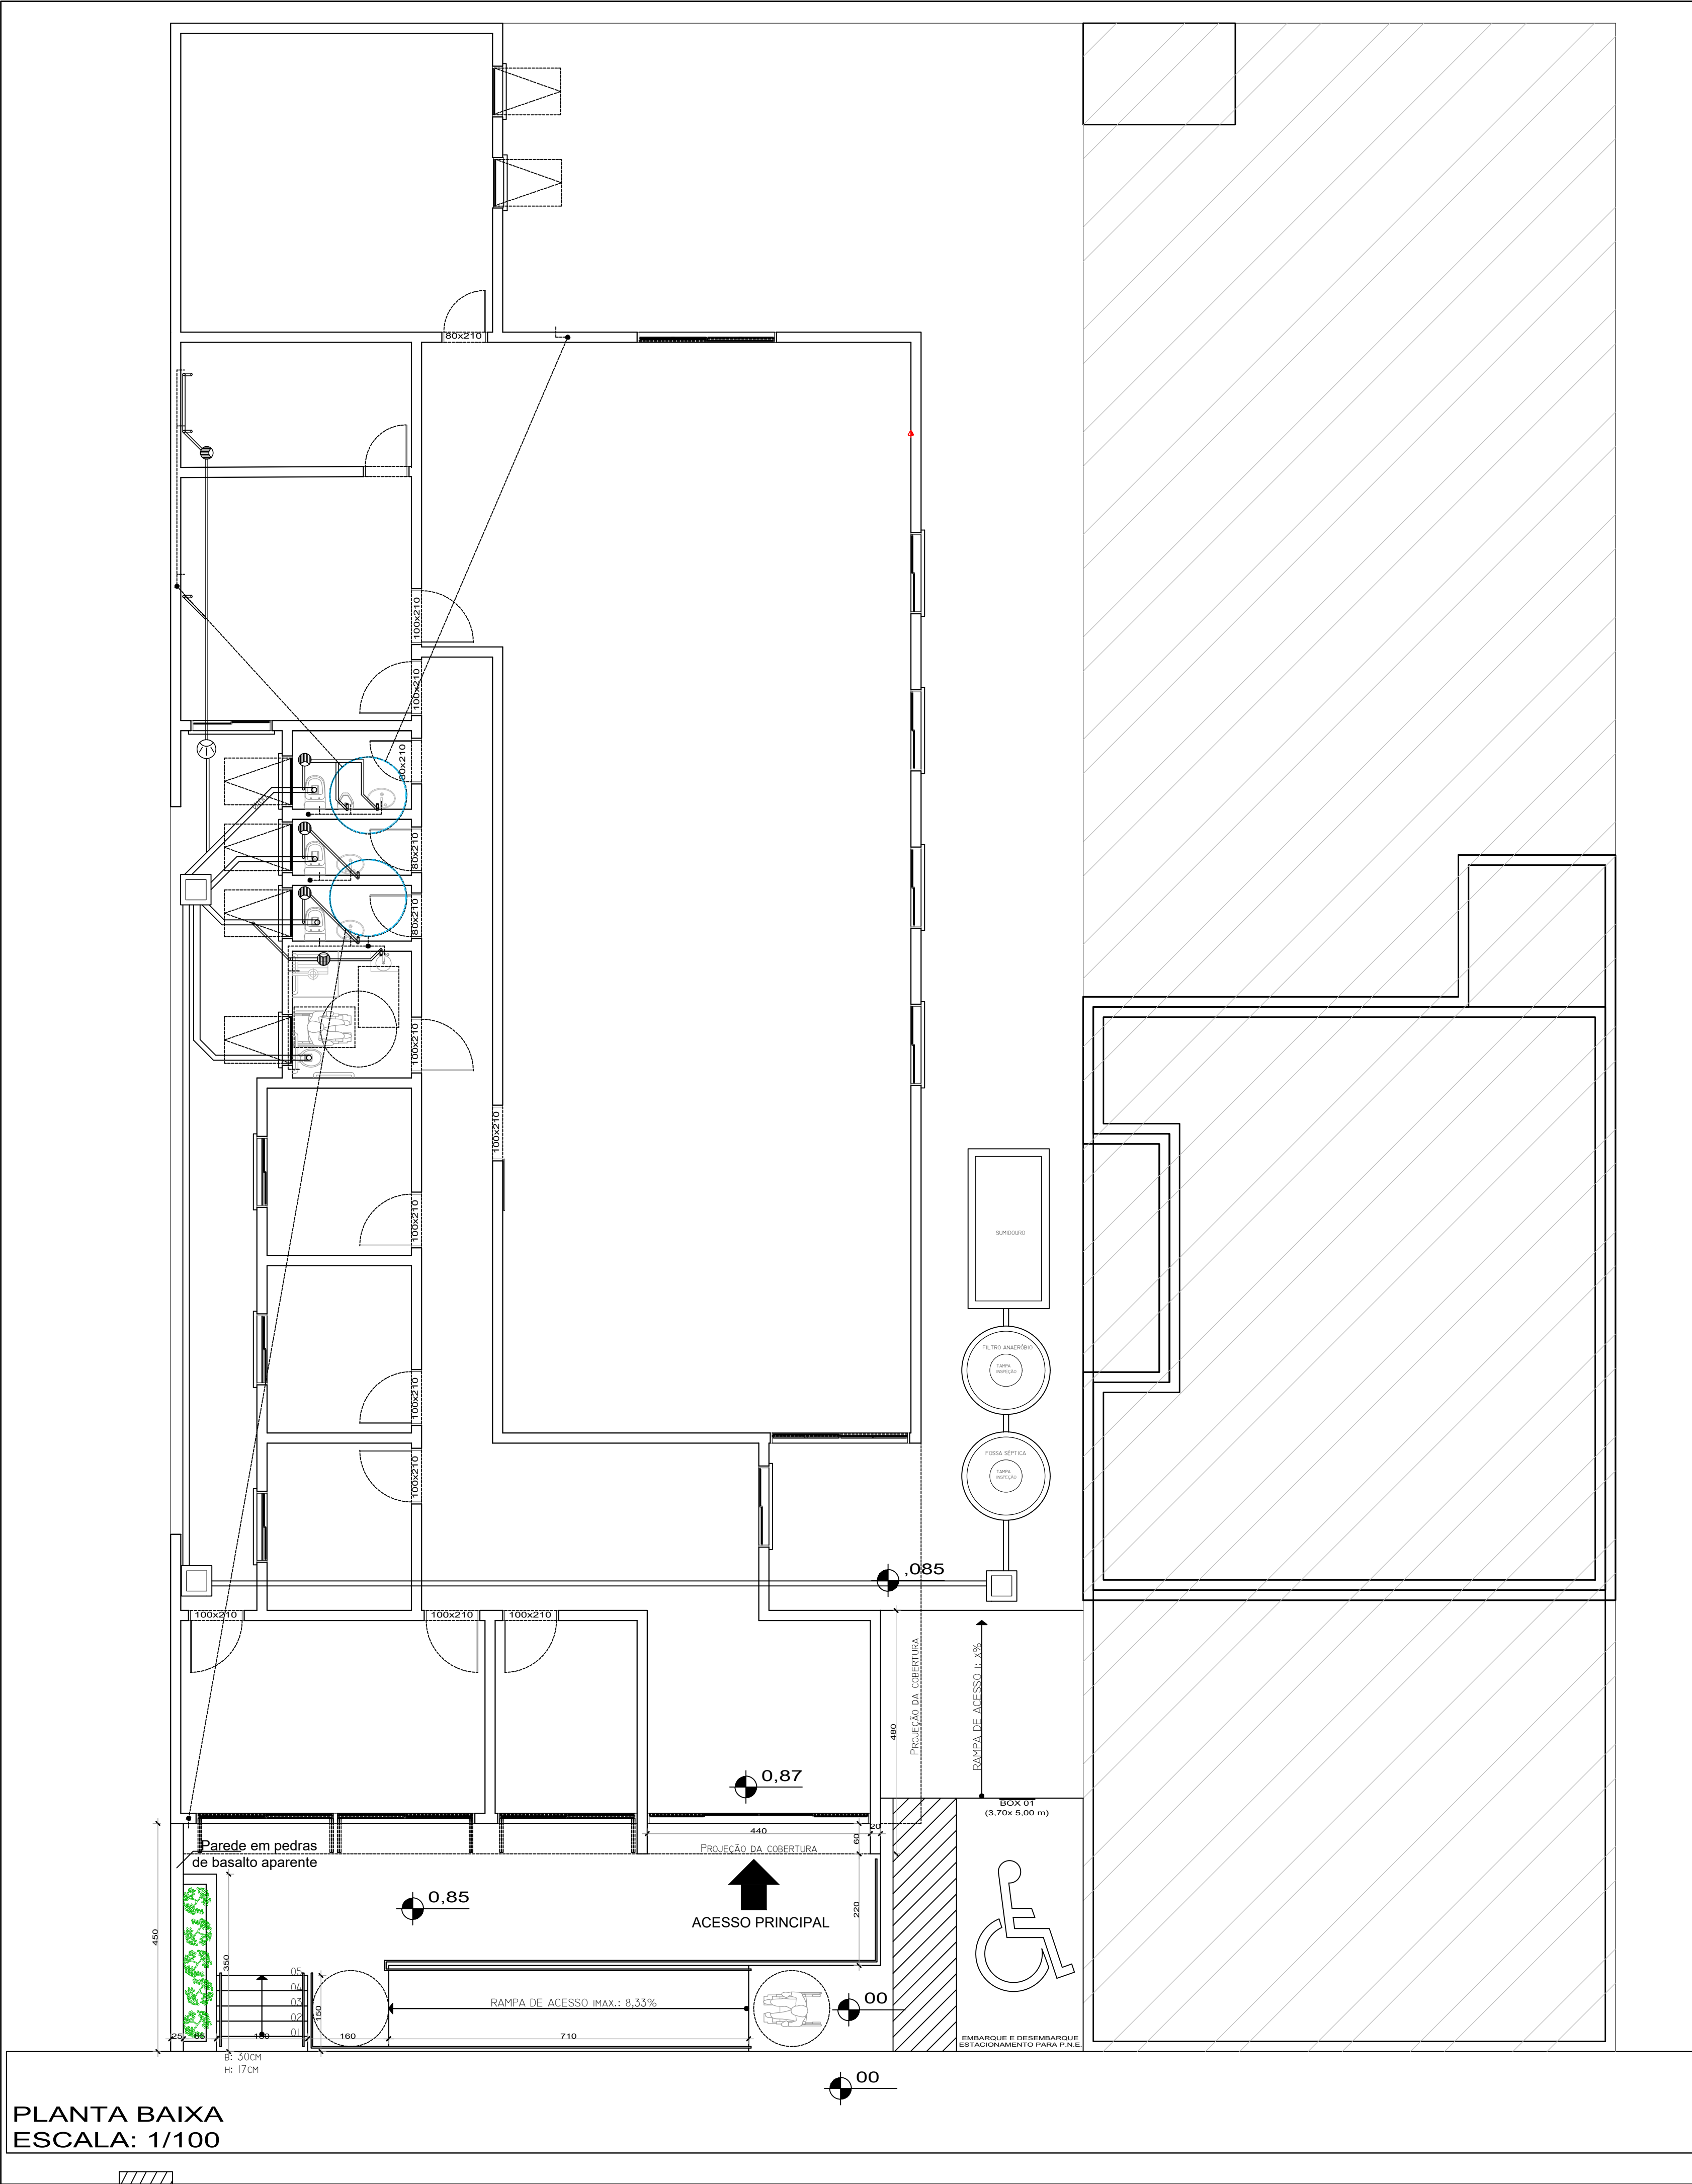

DETALHE FOSSA SÉPTICA (FS)
CONCRETO PRÉ-FABRICADA

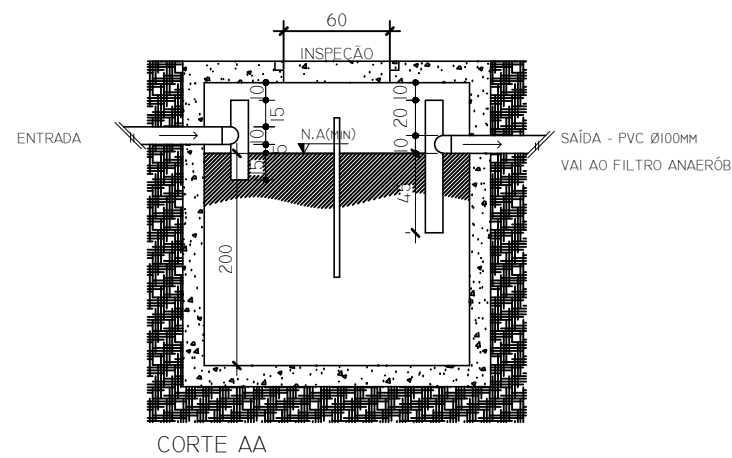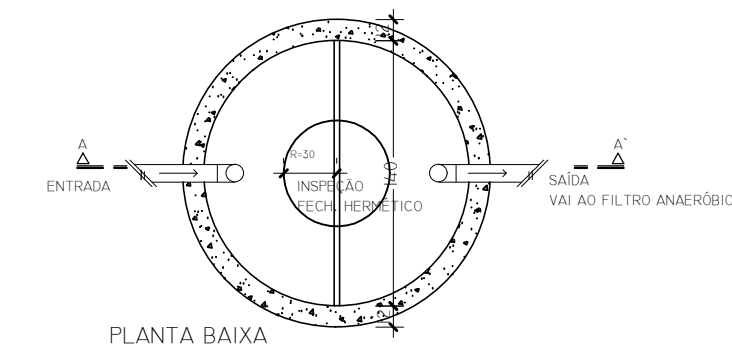

DETALHE FILTRO ANAERÓBIO (FA)
CONCRETO PRÉ-FABRICADA

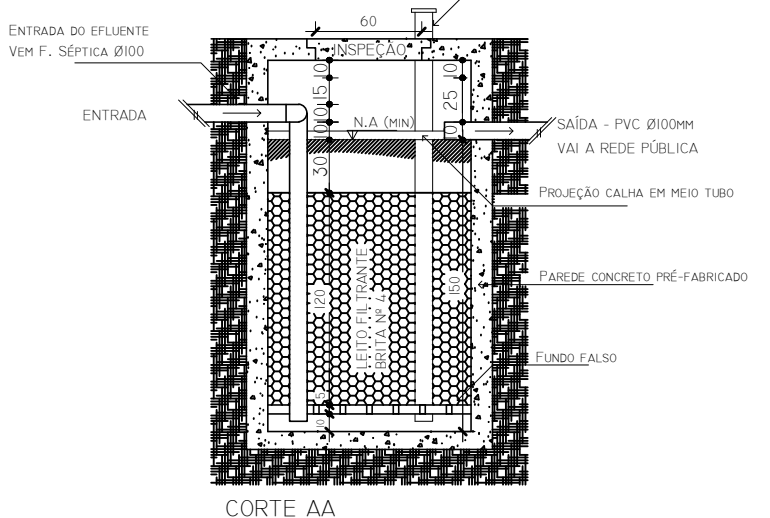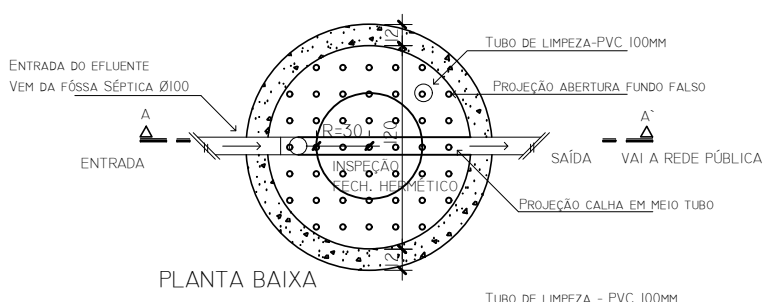


- LEGENDA:
- TQS - TUBO Queda SANITÁRIO
 - TQP - TUBO Queda PLUVIAL
 - TV - TUBO DE VENTILAÇÃO
 - CAF - COLINA DE ÁGUA FRIA
 - REDE ESGOTO CLOACAL
 - REDE ESGOTO PLUVIAL
 - REDE ÁGUA FRIA
 - REGISTRO REG. ÁGUA QUENTE
 - CAIXA DE GORDURA Ø250
 - RALO SIFONADO Ø150
 - RALO SECO Ø100
 - CI - CAIXA DE INSPEÇÃO
 - TANQUE SÉPTICO
 - POÇO SUMIDOURO

PREFEITURA MUNICIPAL DE NOVA BRÉSCIA AV. BENTO GONÇALVES, 1.400 - CENTRO CEP.: 95950-000 FONE: 3757-1122				
PROJETO CRAS				
Proprietário		Resp. Técnico		
PREFEITURA MUNICIPAL DE NOVA BRÉSCIA PROPRIETÁRIO		ALESSANDRA LASTE - ARG. URB. CAU/RS A119159-4		
Descrição: Hidrossanitário				
Endereço: Avenida Bento Gonçalves – Bairro Centro – Nova Brésia/RS				
Prancha Nº:	Folha Nº:	Escala:	Data:	Área:
05	05/07	1:100	Abril/2025	428,97m ²




Forma do vigamento baldrame dos muros de divisa (variável)

PREFEITURA MUNICIPAL DE NOVA BRÉSCIA AV. BENTO GONÇALVES, 1.400 - CENTRO CEP.: 95950-000 FONE: 3757-1122			
PROJETO CRAS			
Proprietário _____ PREFEITURA MUNICIPAL DE NOVA BRÉSCIA PROPRIETÁRIO		Resp. Técnico _____ ALESSANDRA LASTE - ARG. URB. CAU/RS AI19159-4	
Descrição: Estrutural			
Endereço: Avenida Bento Gonçalves – Bairro Centro – Nova Bréscia/RS			
Prancha Nº: 06	Folha Nº: 06/07	Escala: 1:100	Data: Abril/2025
		Área: 428,97m ²	

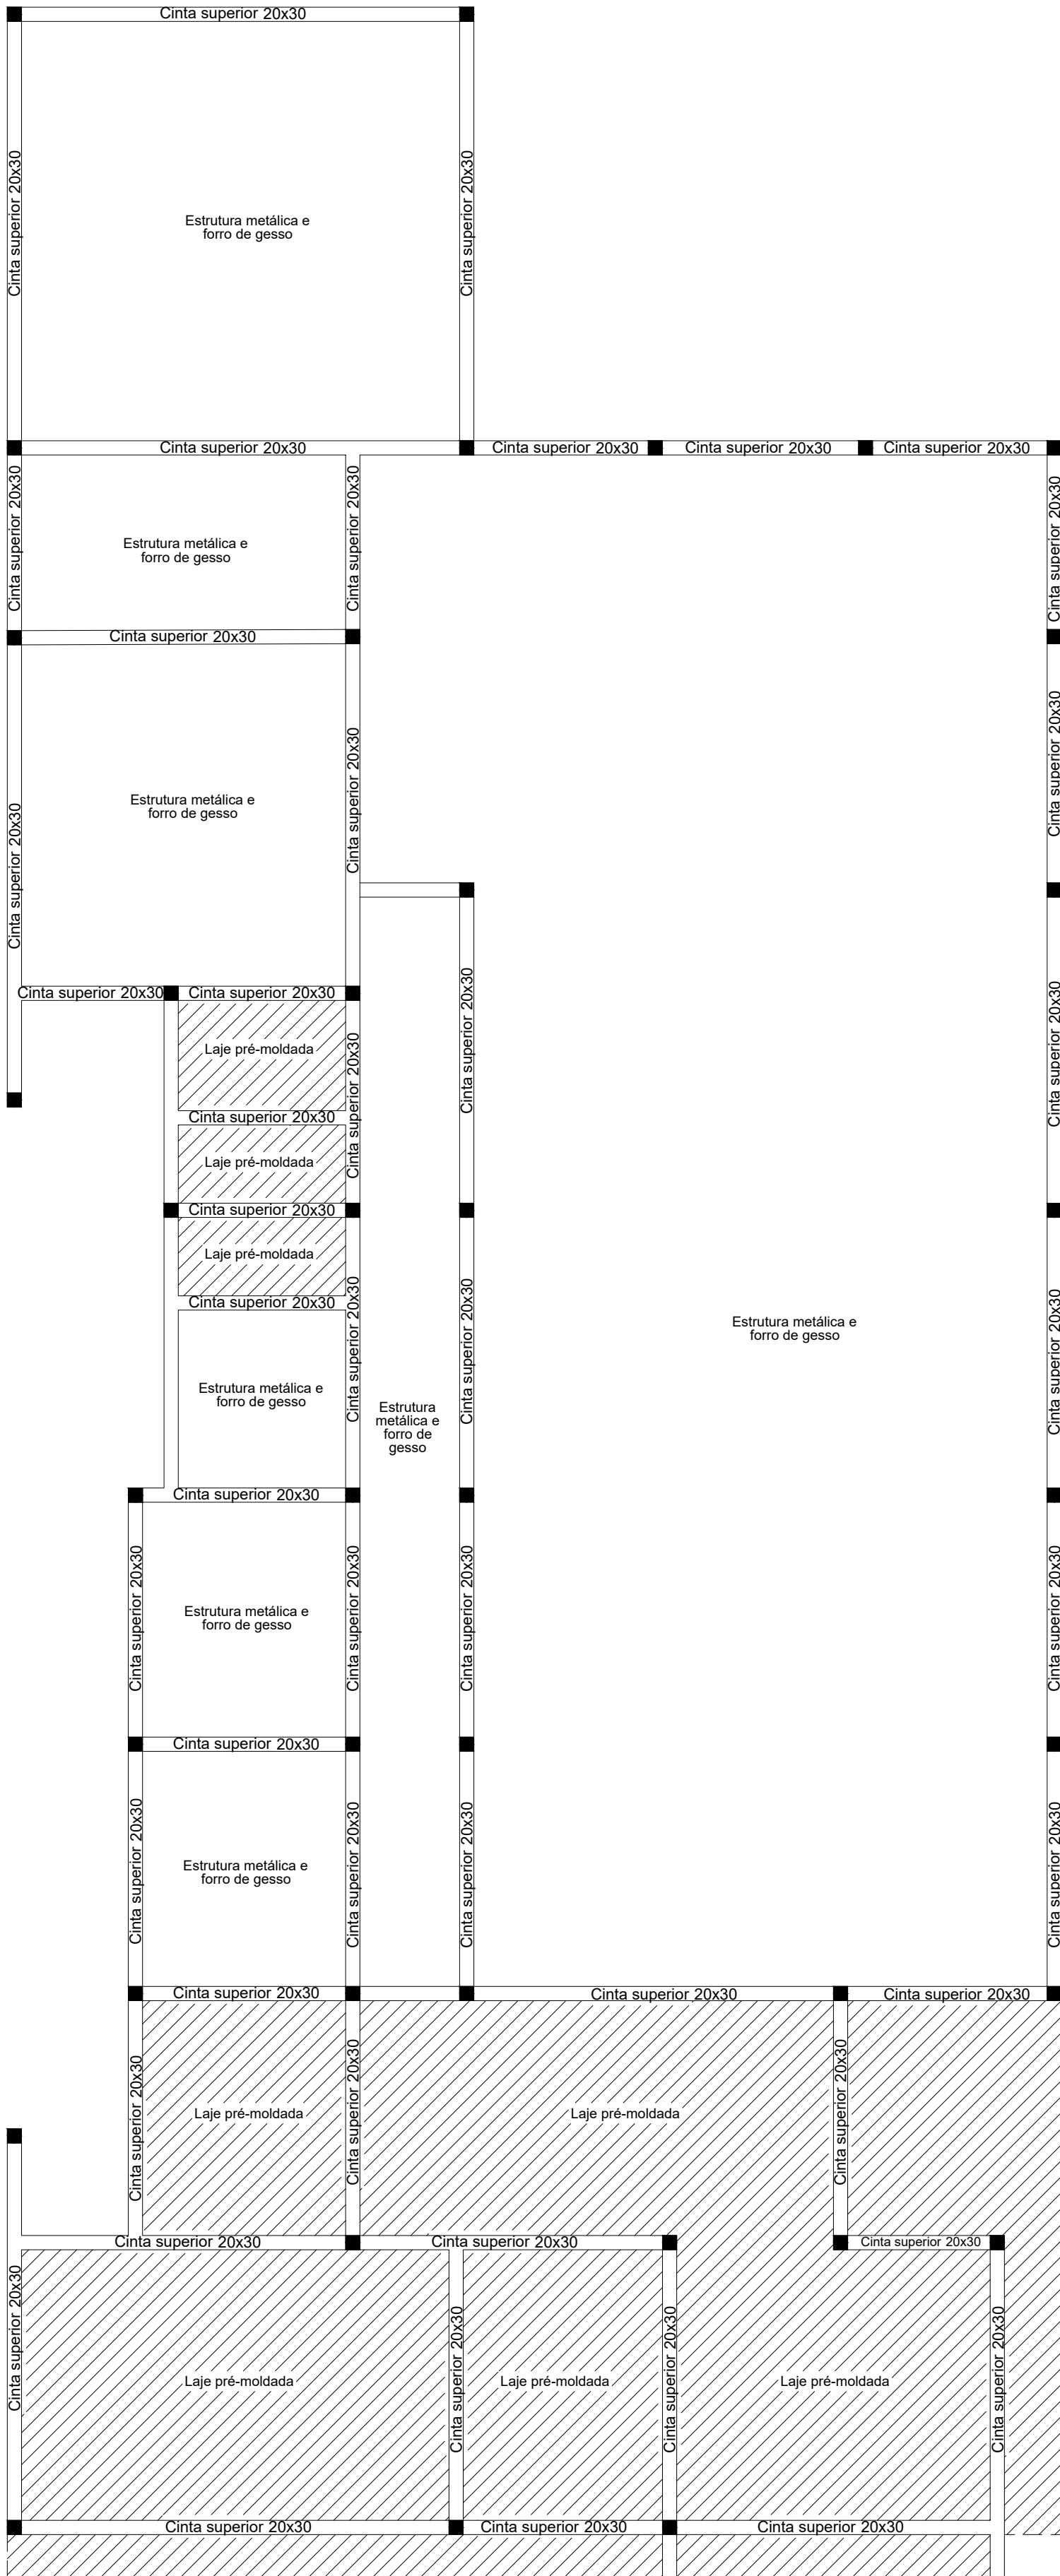


Forma da cinta superior da edificação (3,50)


Detalhamento orientativo previsto para as fundações

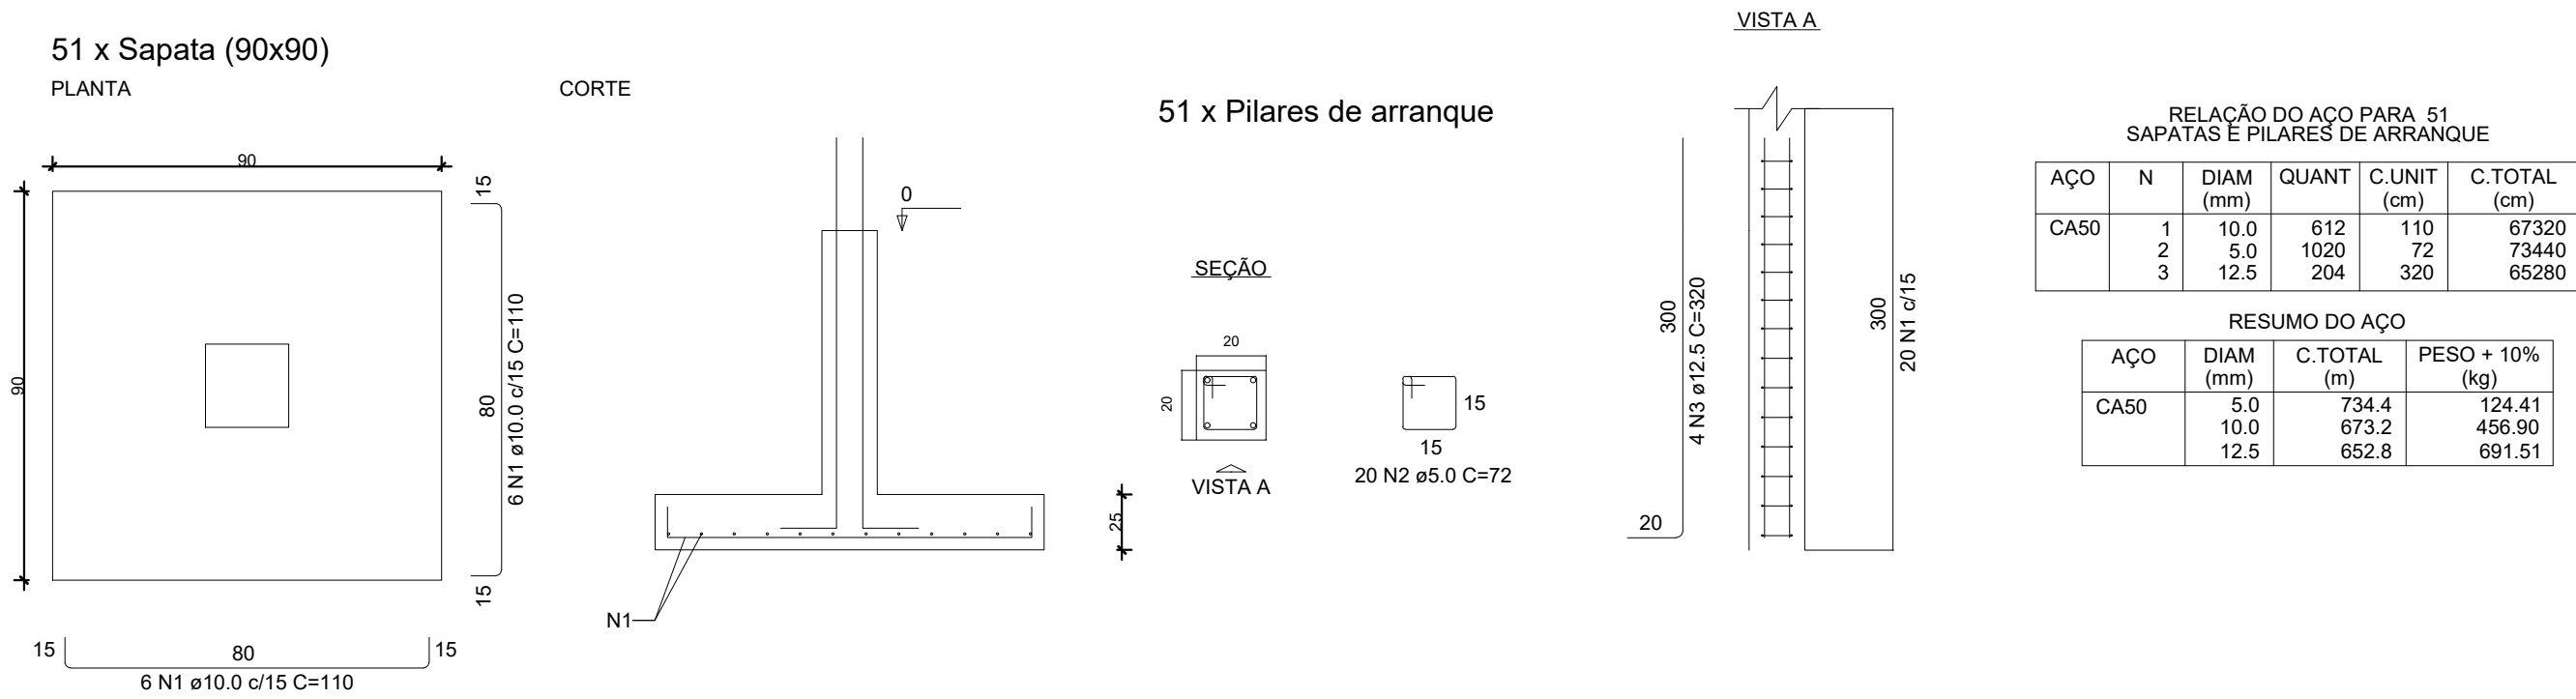

Detalhamento orientativo previsto para as vigas e pilares

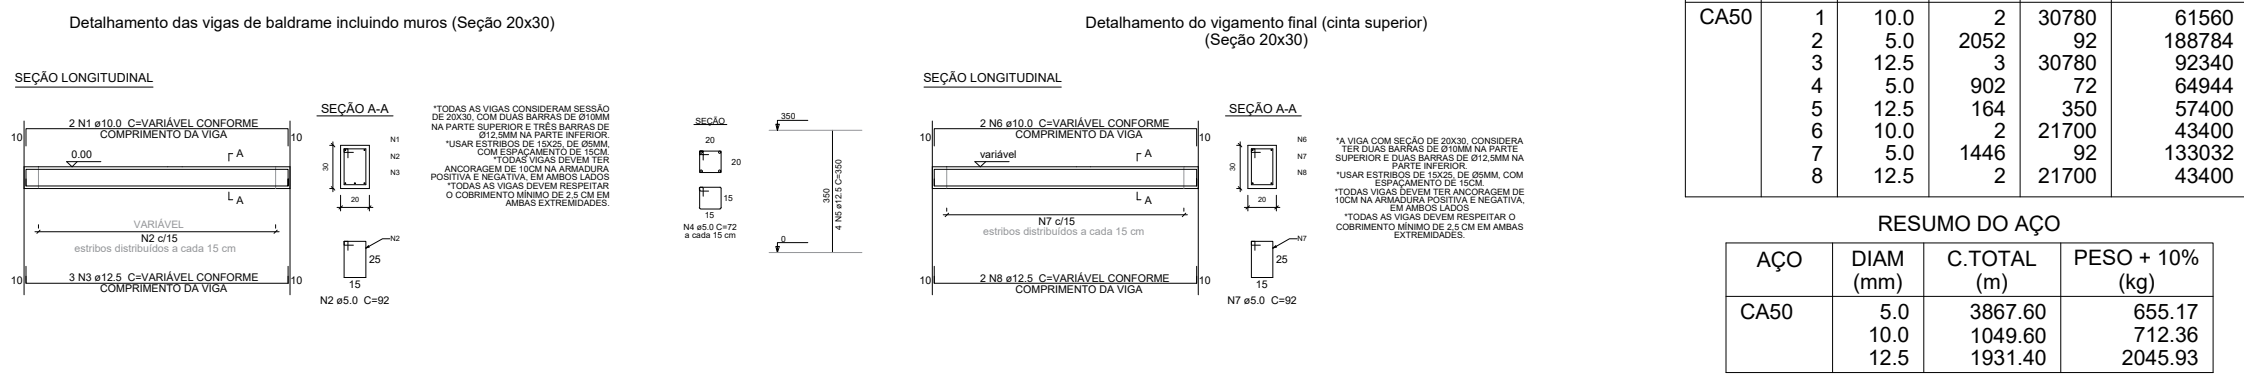

Detalhamento orientativo previsto para as cortinas (altura 1,5m)

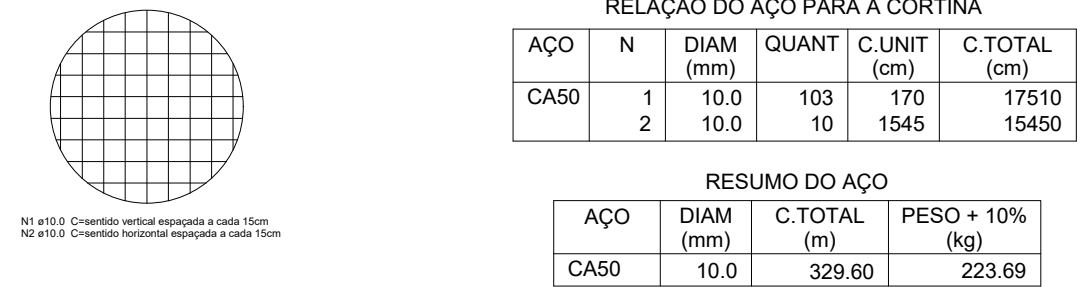

PREFEITURA MUNICIPAL DE NOVA BRÉSCIA

AV. BENTO GONÇALVES, 1.400 - CENTRO
CEP.: 95950-000 FONE: 3757-1122

PROJETO CRAS

Proprietário

Resp. Técnico

PREFEITURA MUNICIPAL DE NOVA BRÉSCIA

PROPRIETÁRIO

ALESSANDRA LASTE - ARG. URB.
CAU/RS AI19159-4

Descrição: Estrutural

Endereço: Avenida Bento Gonçalves – Bairro Centro – Nova Brésia/RS

Prancha Nº:

Folha Nº:

Escala:

Data:

Área:

07

07/07

1:100

Abril/2025

428,97m²